




給水装置工事設計図

許可年度及び番号	年度・第 号	給水装置設置場所	湯浅町大字田5001番地	建物等の名称	湯浅太郎宅	工事の種類	新設・改造・修繕・撤去	口径	20 mm
----------	--------	----------	--------------	--------	-------	-------	-------------	----	-------


平面図 (S=1/100)

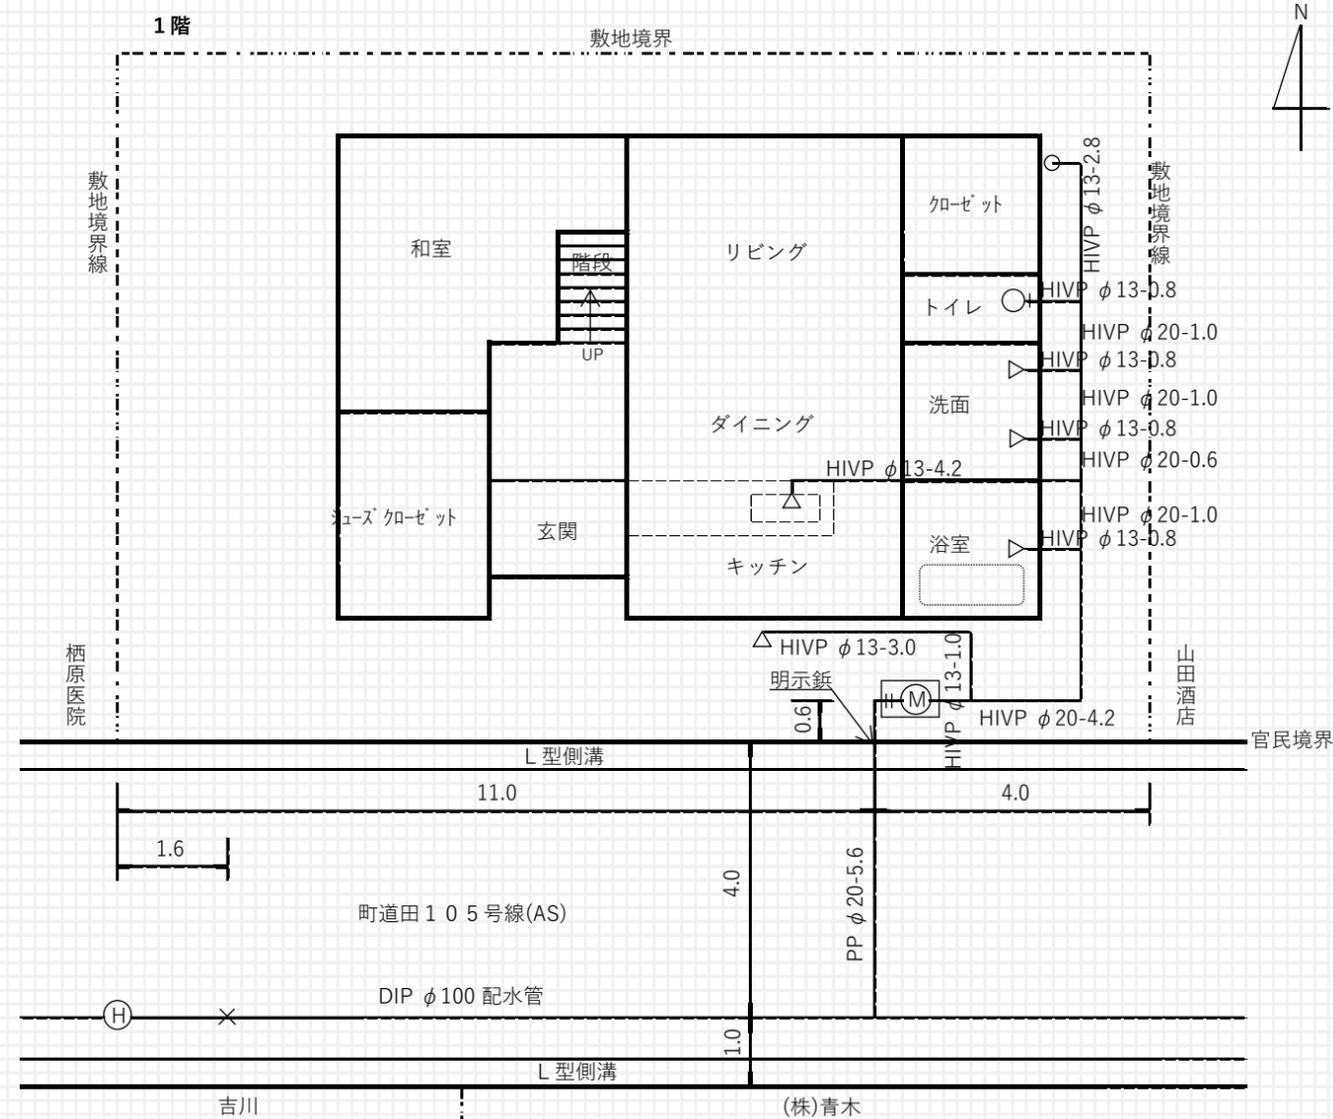

2階

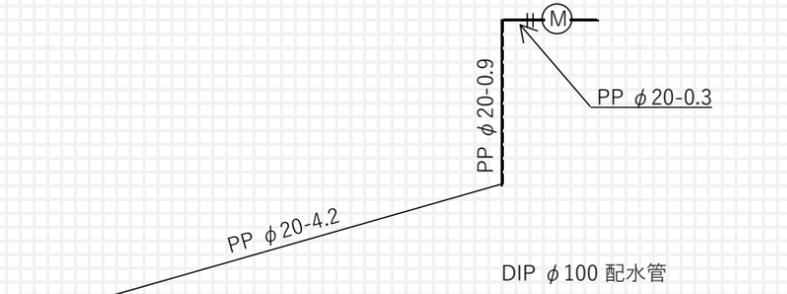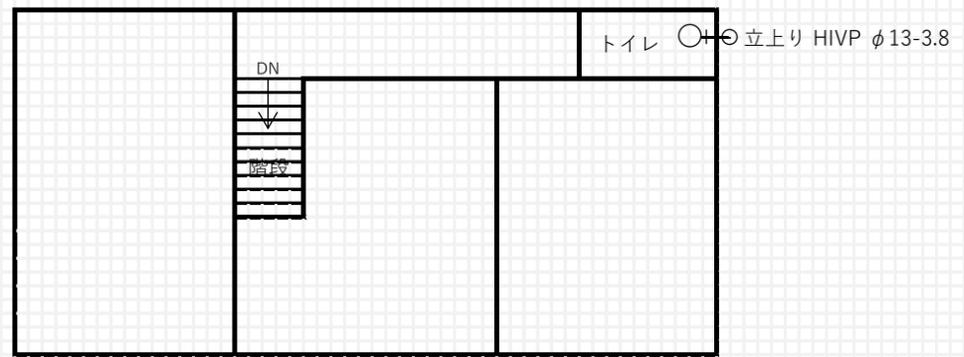

立体図 (一次側)

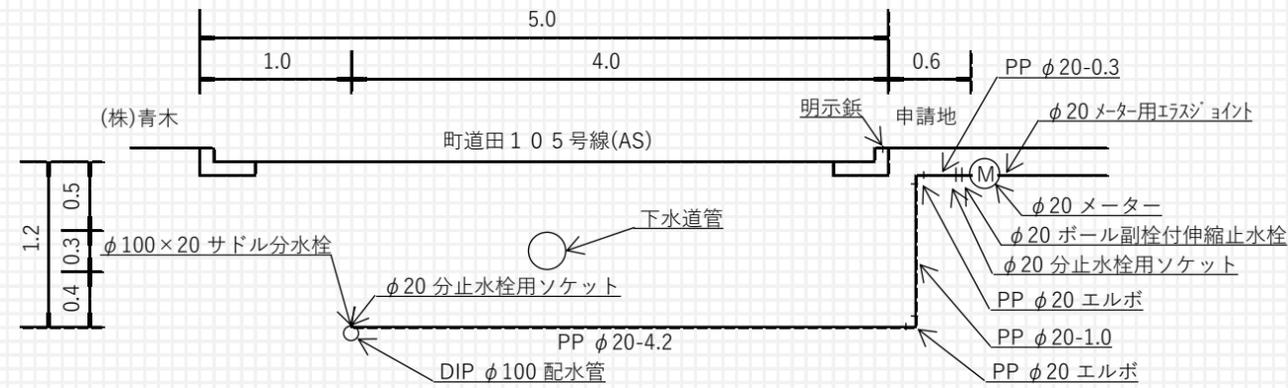

断面図 (S=1/50)

※ 一次側給水管には、ケーシングワイヤ及び埋設表示シート(H/2)を設置する。


申請者	湯浅 太郎	指定給水装置 工事事業者	(株) 別所水道設備 代表取締役 別所 三郎	指定給水装置 主任技術者	別所 五郎	縮尺	図面番号	1 / 1
-----	-------	-----------------	---------------------------	-----------------	-------	----	------	-------

※ 許可年度及び番号欄は、申請時記入不要です。



給水装置工事竣工図

許可年度及び番号	令和30年度・第99号	給水装置設置場所	湯浅町大字田5001番地	建物等の名称	湯浅太郎宅	工事の種類	新設・改造・修繕・撤去	口径	20 mm
----------	-------------	----------	--------------	--------	-------	-------	-------------	----	-------


平面図 (S=1/100)

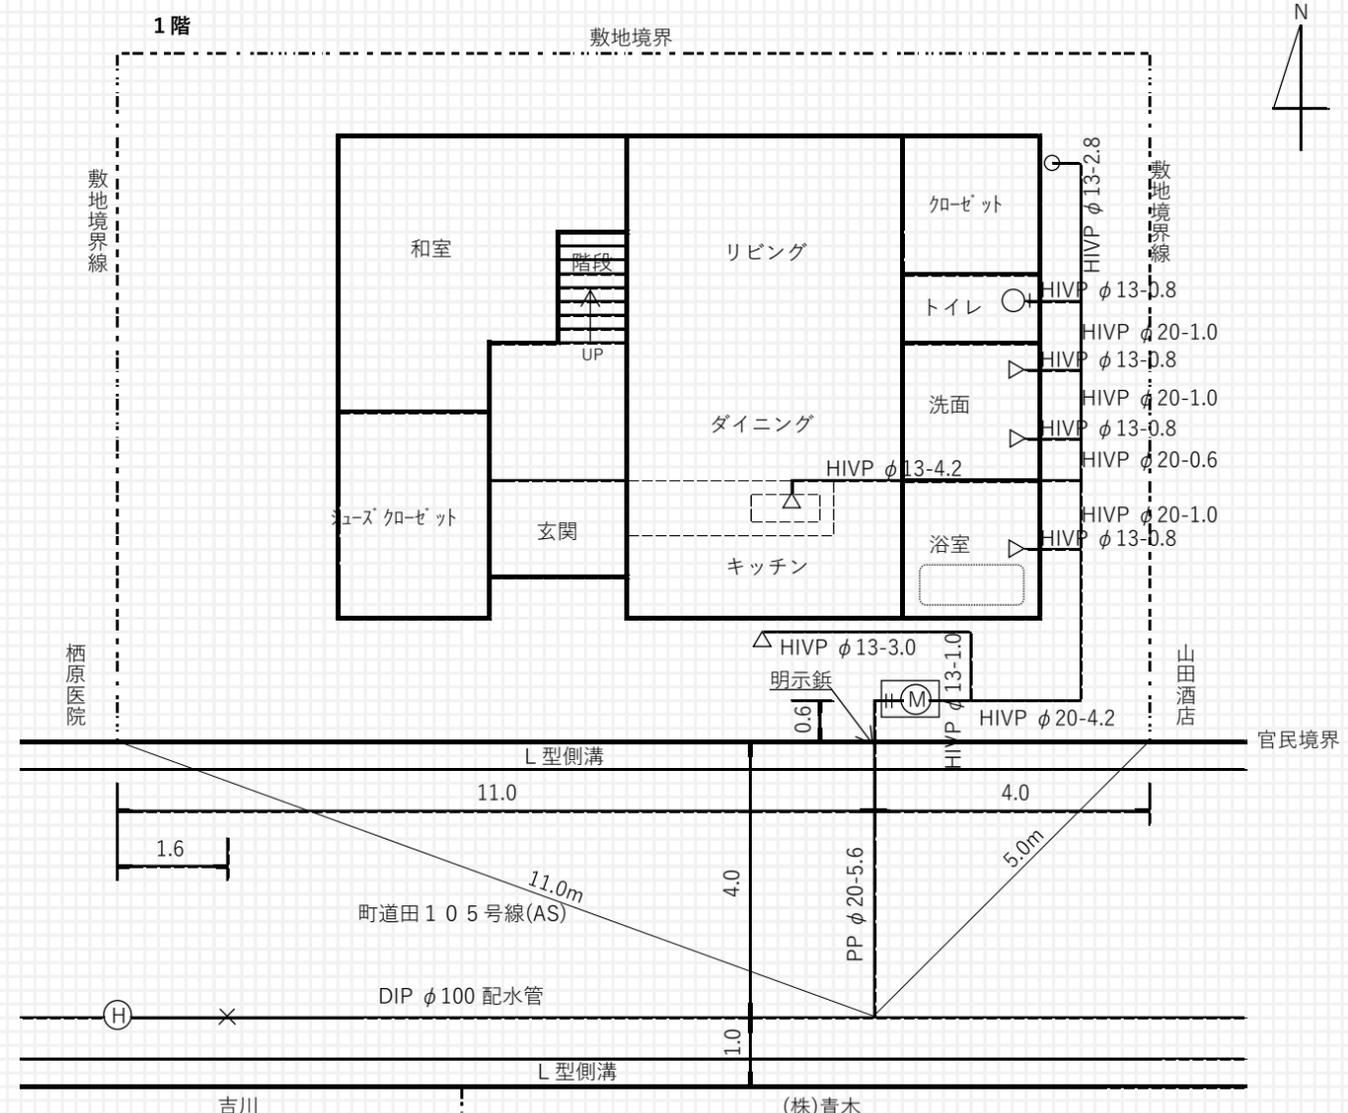

2階

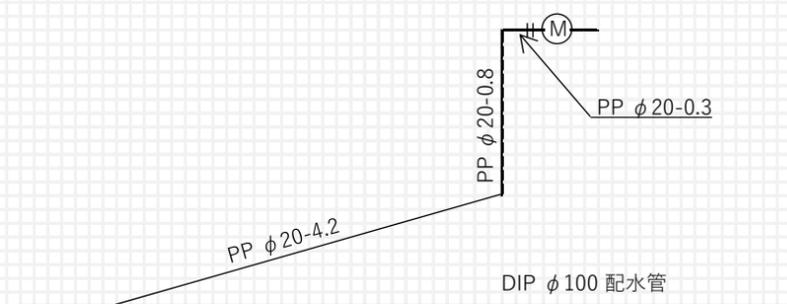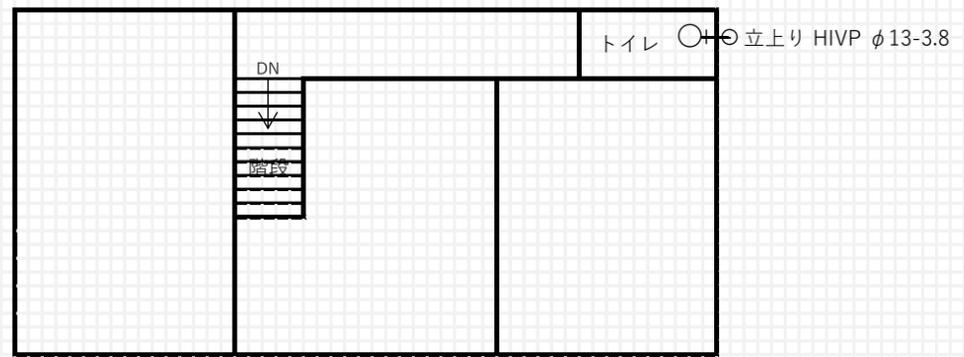

立体図 (一次側)

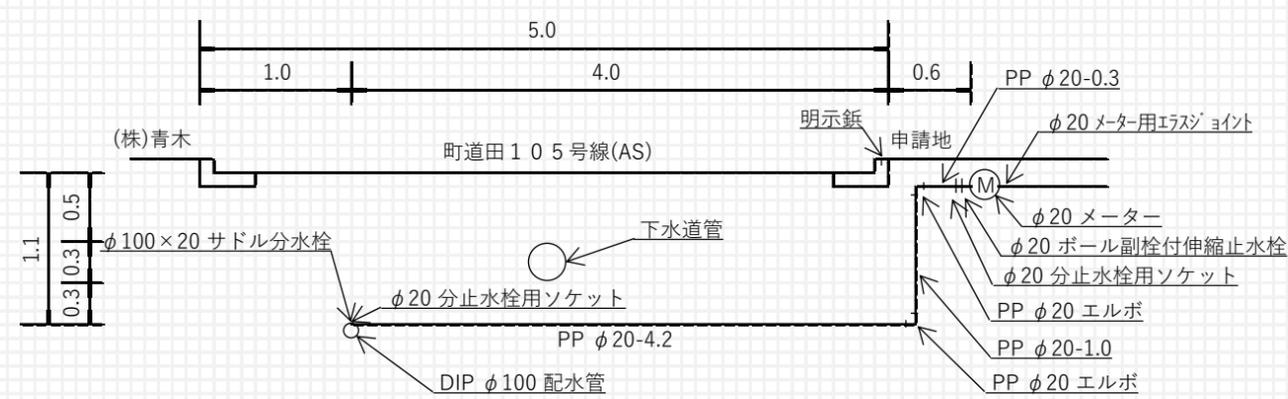

断面図 (S=1/50)

※ 一次側給水管には、ケーシングワイヤ及び埋設表示シート(H=0.5)を設置。

申請者	湯浅 太郎	指定給水装置 工事事業者	(株) 別所水道設備 代表取締役 別所 三郎	指定給水装置 主任技術者	別所 五郎	縮尺	図面番号	1 / 1
-----	-------	-----------------	---------------------------	-----------------	-------	----	------	-------

※ 許可年度及び番号欄は、申請時記入不要です。